
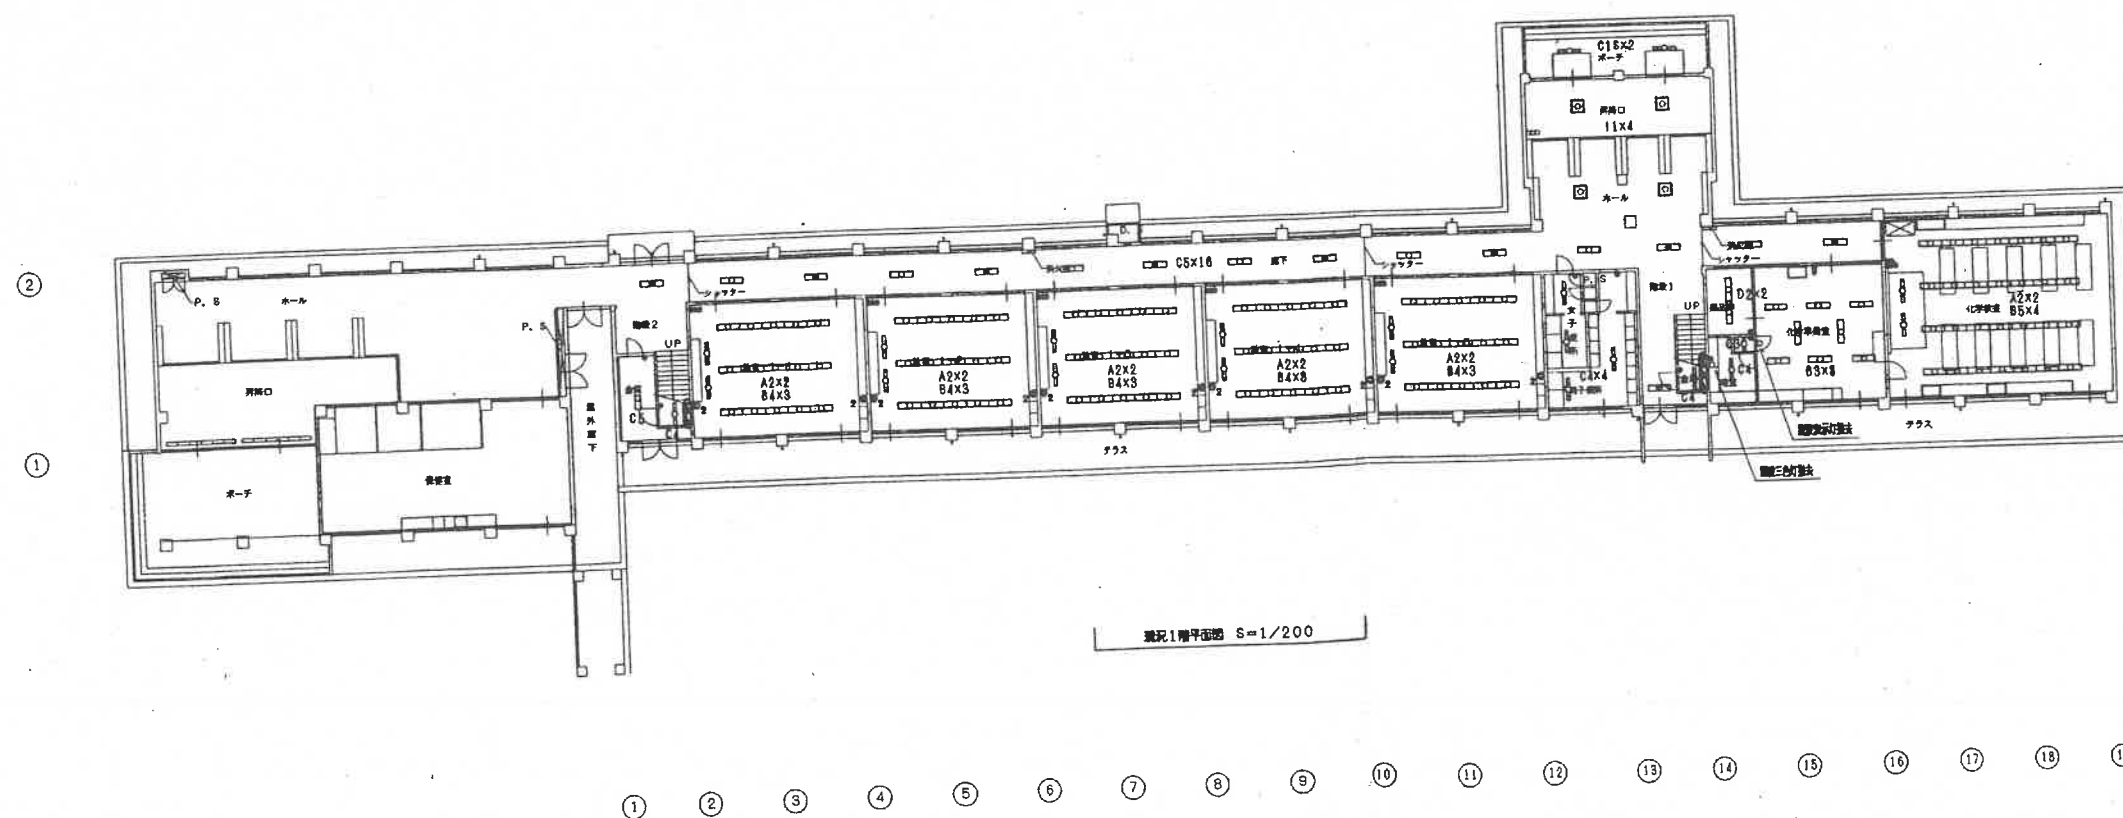


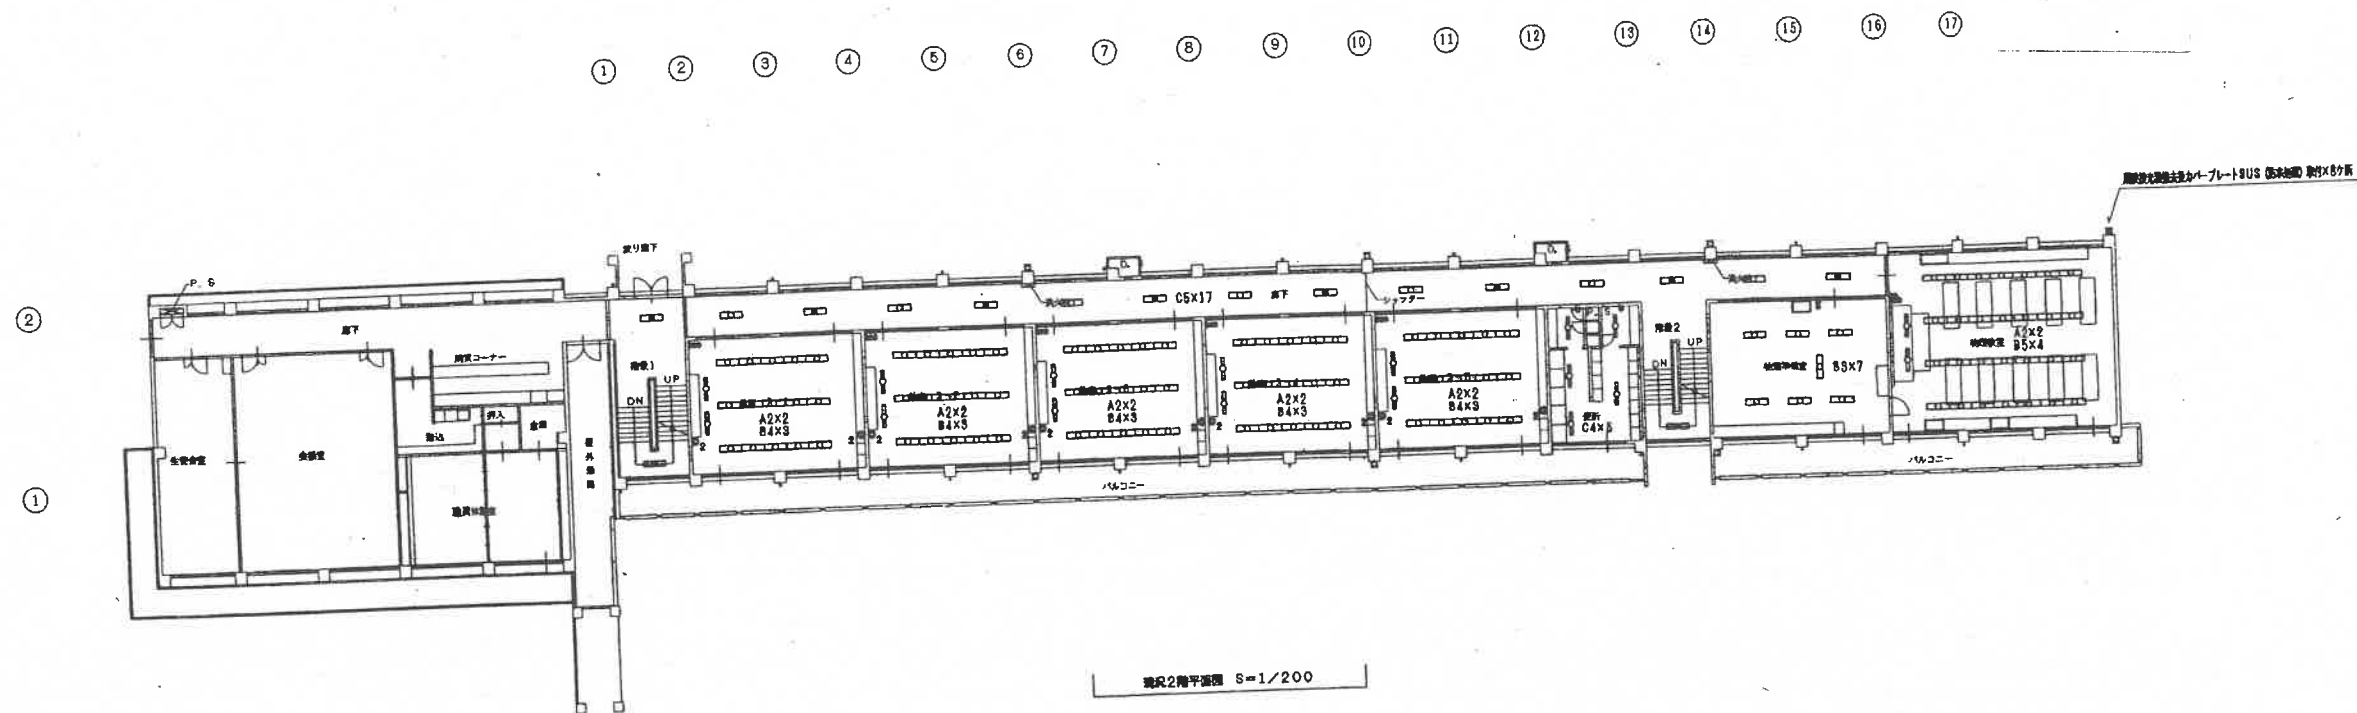

記号	名称	規格	数量
○	照明器具	照明器具	1
●	電灯スイッチ	1P15A×1	1
●	電灯コンセント	2P15A×1	1
●	電灯コンセント	2P15A×2	1
●	電灯コンセント	3P20A×1 E付	1
●	フロアコンセント	2P15A×2	1
●	電灯器具	600×600×1.6t	1
●	天井埋込スピーカー	SC6HI-1V0-M	1
●	壁掛けスピーカー	SW2HI-1V0	1
●	アンプ	V1-S	1
●	電源ユニット	中 途 型	1
●	換気扇	換 気 扇	1

- 特記事項
1. 換気扇の設置にともなう配管配線も施工する事。
 2. 既存設備にて必要な配管配線は、すべて撤去する事。
 3. 既存設備の照明器具について規定図にP.C.B等が使用されている場合、危険については撤去の指示を受ける事。
 4. 撤去品の処理については、法令及び規程等に準じて適切に処理を行う事。
 5. 撤去コンクリート壁面に取付けられた器具類の撤去後は、モルタル補修する事。
 6. 無線テレビアンテナの処分については、学校側へ廃棄する事。

設計変更年月日
1回 年 月 日
2回 年 月 日
3回 年 月 日

佐賀工業高等学校普通教室棟電気設備改修 工事
電灯コンセント設備撤去図 (1)


縮尺 1/200
設計 年 月 日

佐賀県土木部営繕課
1級建築士 第 号
E20
2

① ② ③ ④ ⑤ ⑥ ⑦ ⑧ ⑨ ⑩ ⑪ ⑫ ⑬ ⑭ ⑮ ⑯ ⑰ ⑱

②


①

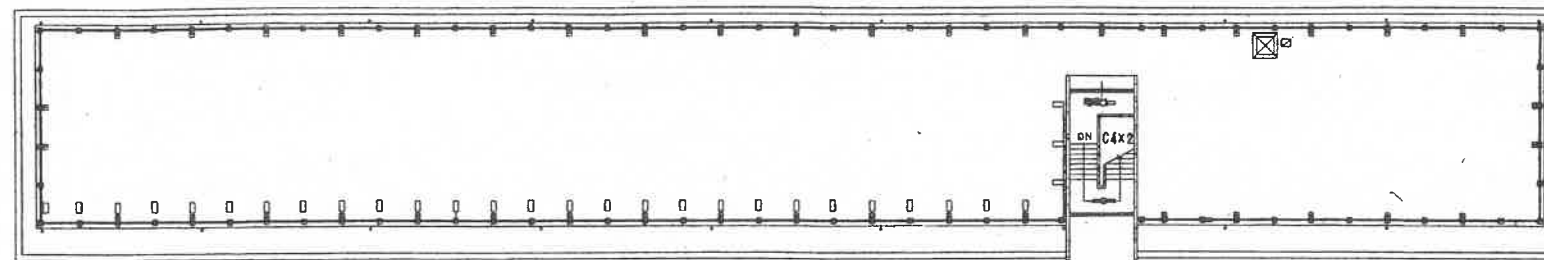

2F 2階平面図 S=1/200

②


①

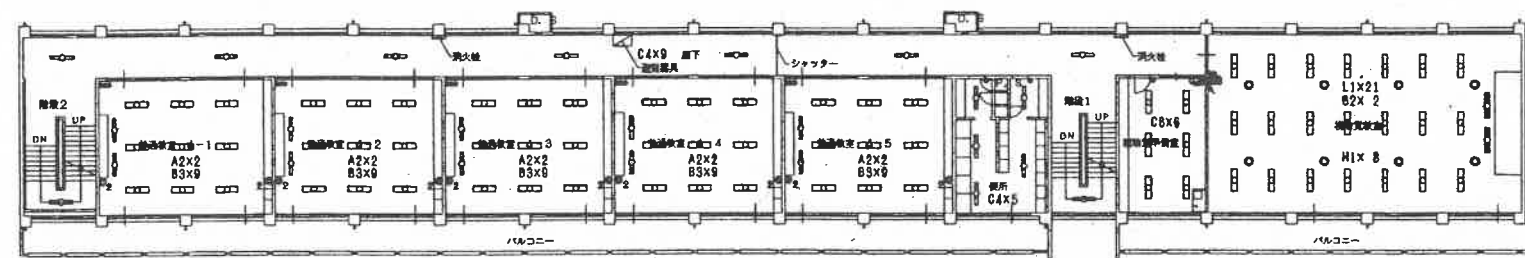

4F 4階平面図 S=1/200

②

①


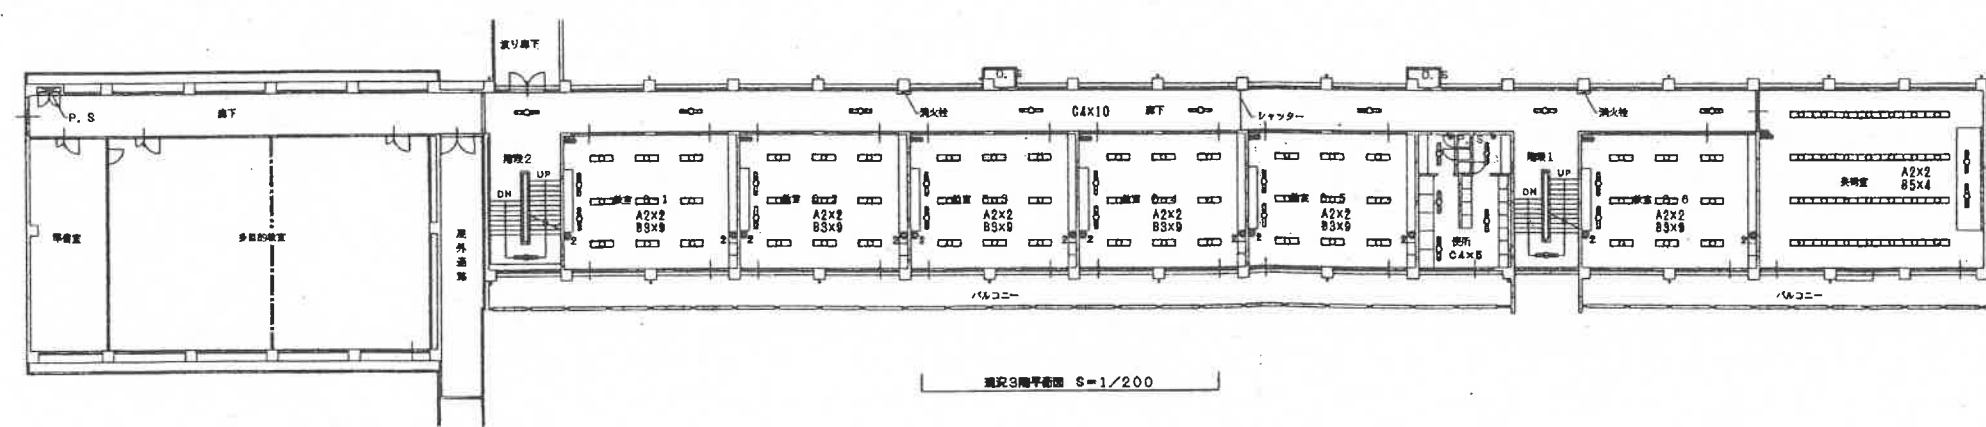


3F 3階平面図 S=1/200



① ② ③ ④ ⑤ ⑥ ⑦ ⑧ ⑨ ⑩ ⑪ ⑫ ⑬ ⑭ ⑮ ⑯ ⑰ ⑱

設計変更年月日		
1回	年	月 日
2回	年	月 日
3回	年	月 日



工事名	佐賀工業高等学校普通教室棟電気設備改修 工事	縮尺 1/200	設計者	技術監	監理者	保長	担当	佐賀県土木部営繕課	E21	
			設計 年月日							
			電灯コンセント設備撤去図 (2)							
			1級建築士 第 号							
図番									25	

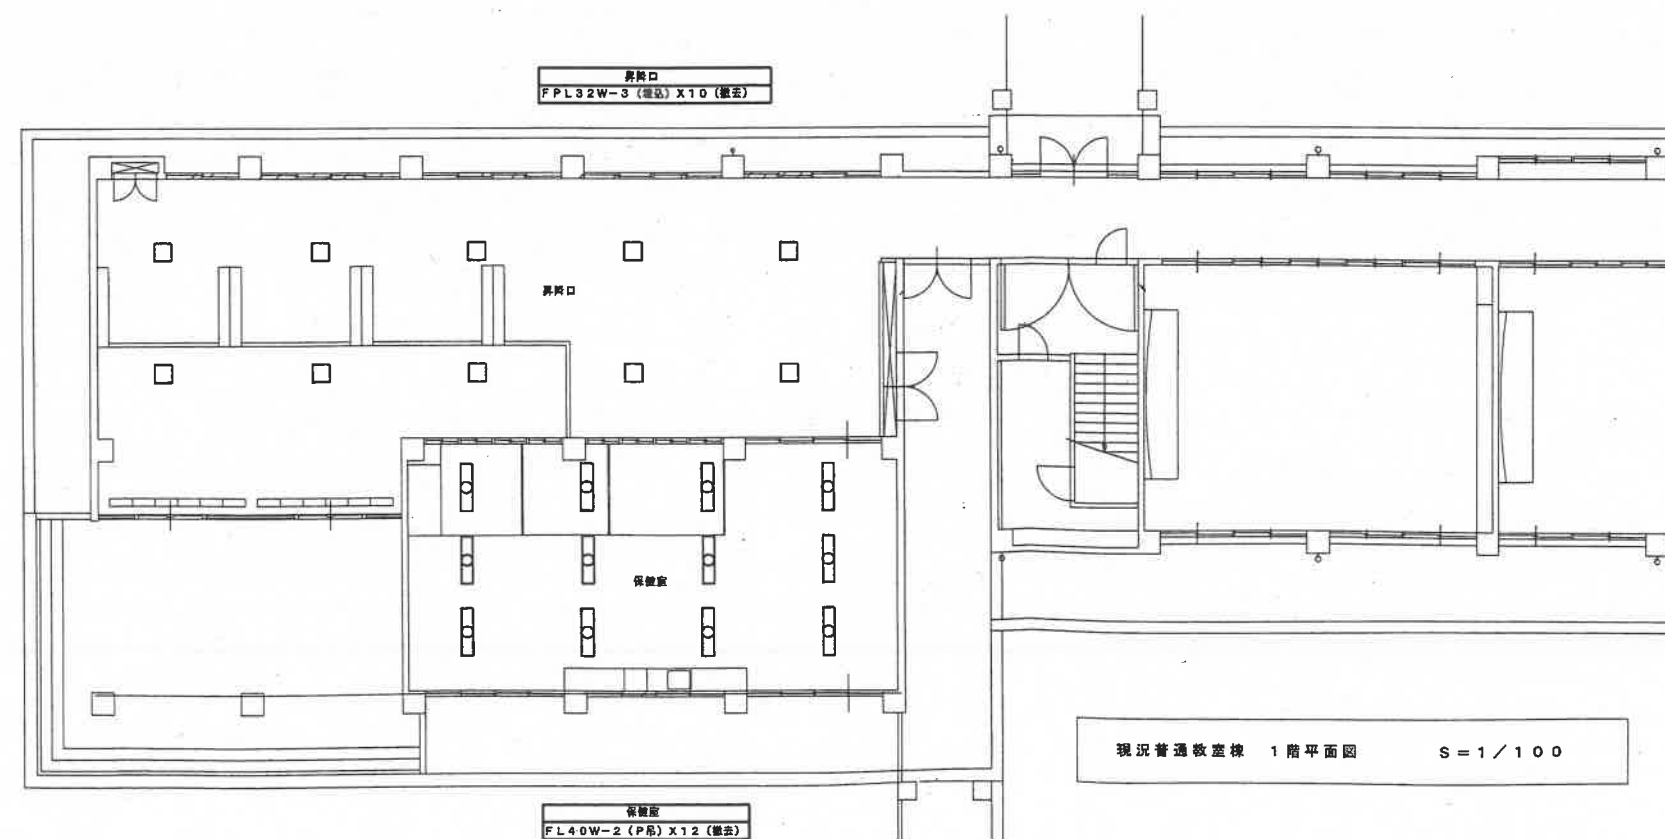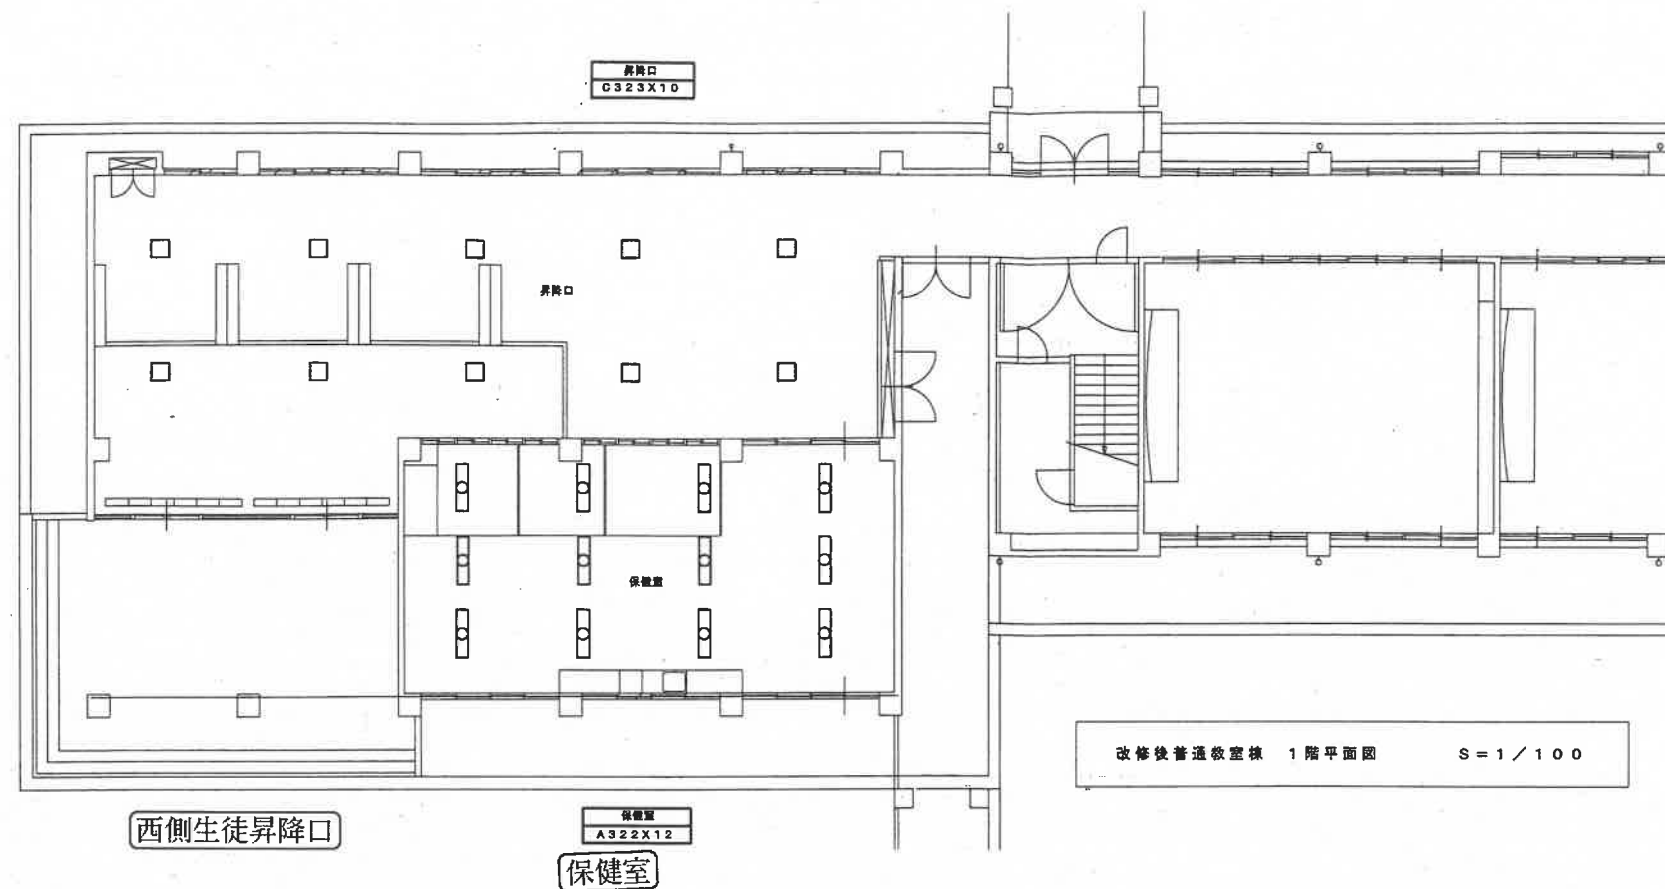

共通事項				工事名	佐賀工業高等学校普通教室棟照明器具取替工事	縮尺	1/100	(有) 東栄電気工業所	図番 E 7
				図名	普通教室棟1階電灯設備図	設計	年 月 日		

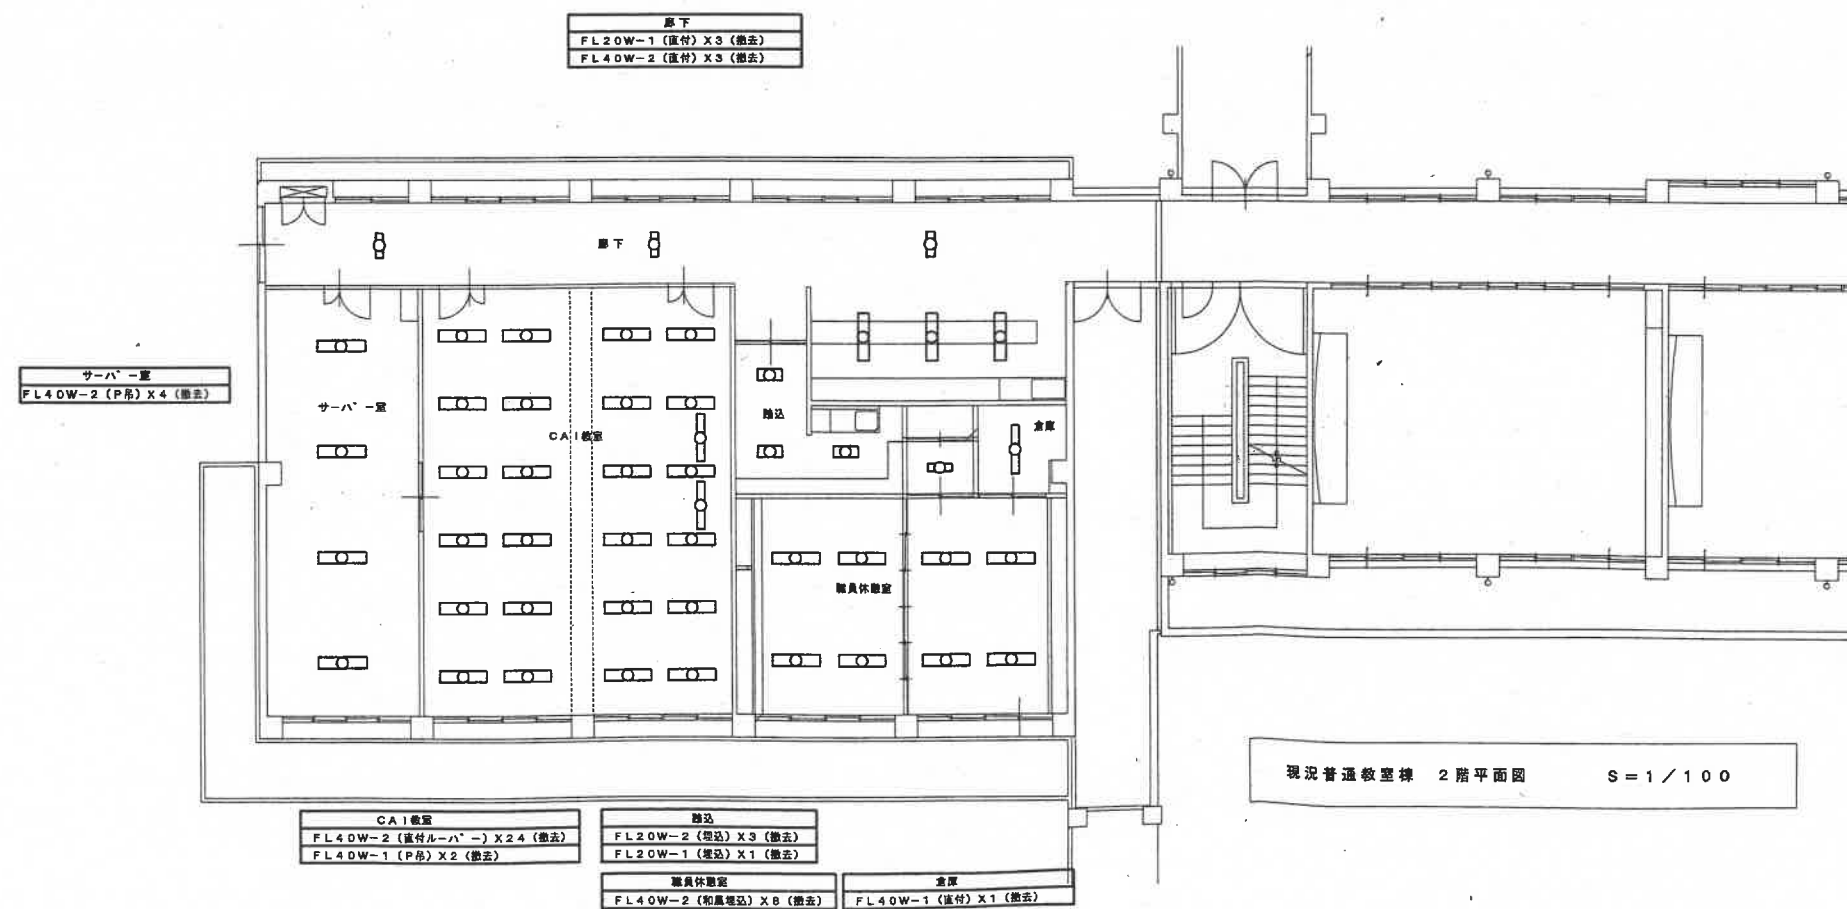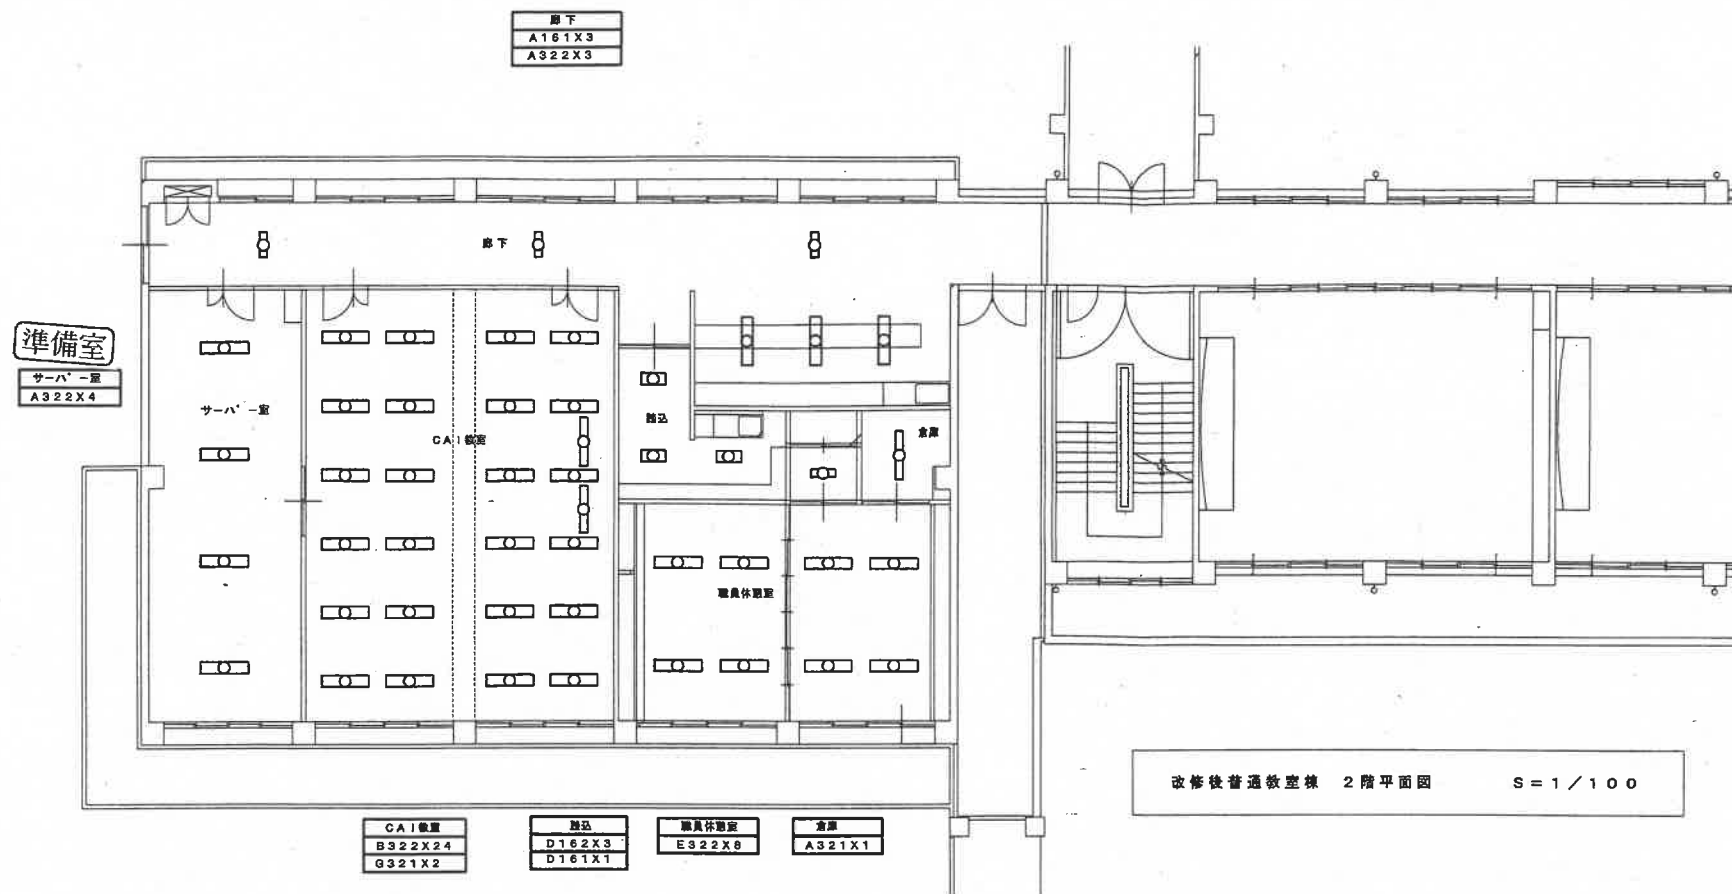

共通事項				工事名	佐賀工業高等学校普通教室棟照明器具取替工事	縮尺	1/100	(有) 東栄電気工業所	図番 E 8
				図面名	普通教室棟2階電灯設備図	設計	年月日		

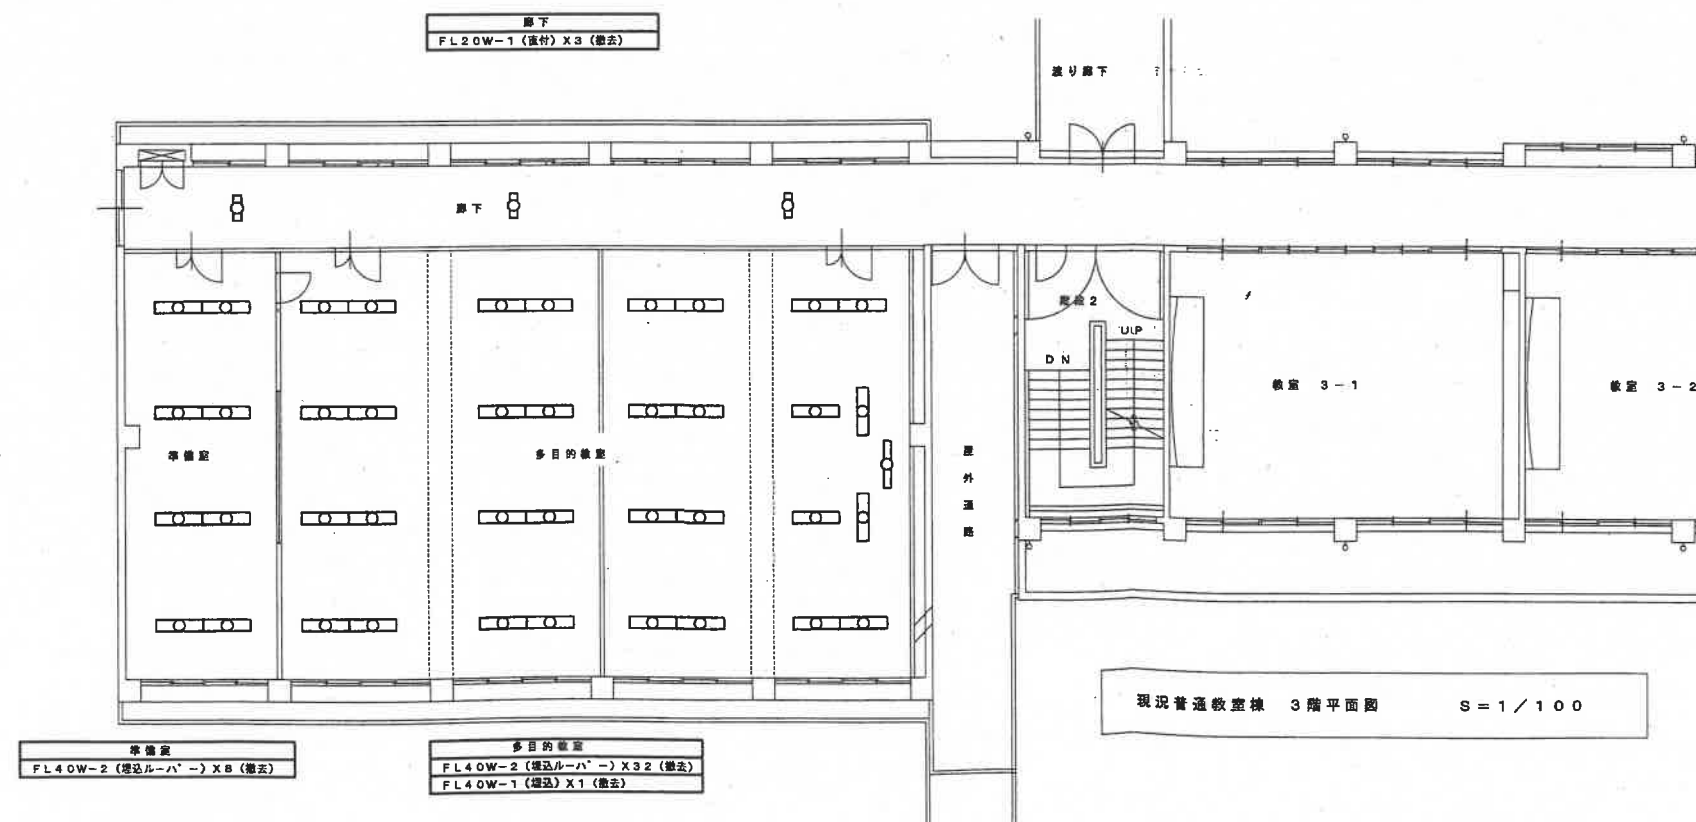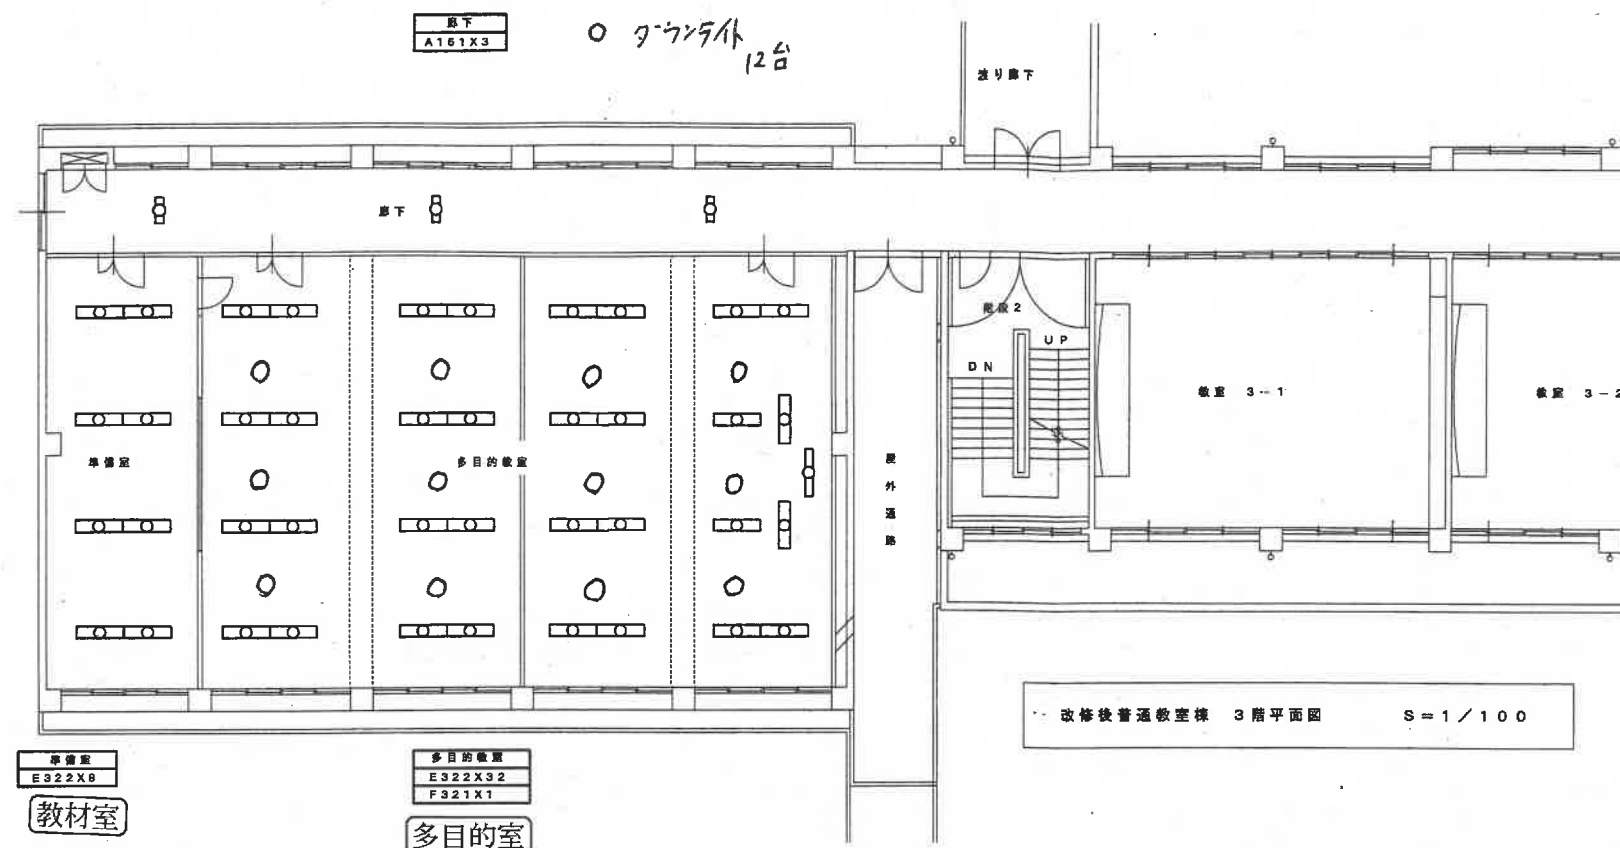

共通事項

工事名 佐賀工業高等学校普通教室棟照明器具取替工事

縮尺 1/100

(有) 東栄電気工業所


図面名 普通教室棟3階電灯設備図

設計 年 月 日

図番
E
9

体育館照明配置図

ステージ側 (東)

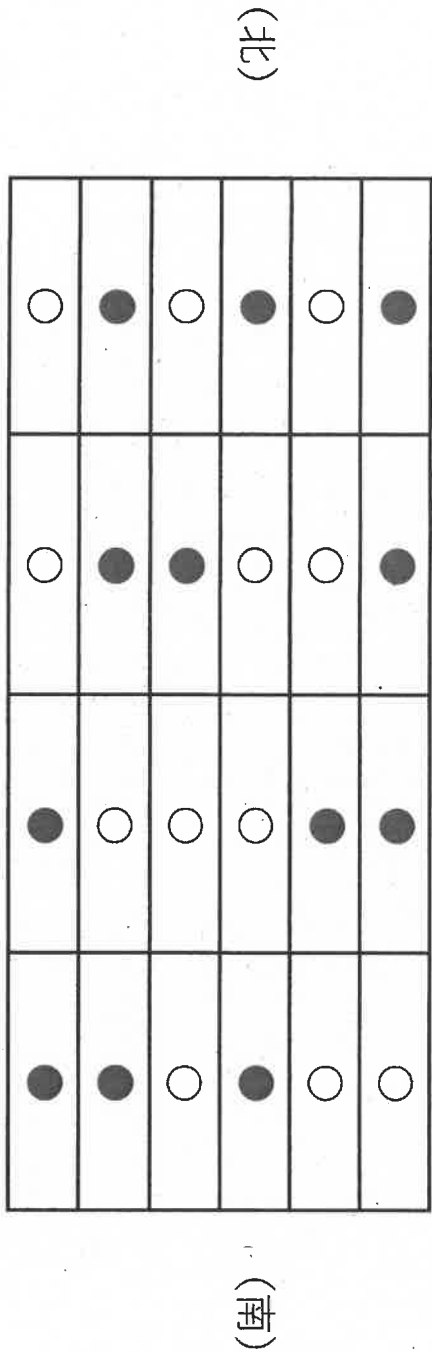

(西)

●	R4, 6 年度	改修済	12箇所
○		未改修箇所	12箇所